



01 Planta baixa - Projeto Novo Playground e Espaço Pet
ESCALA: 1/100

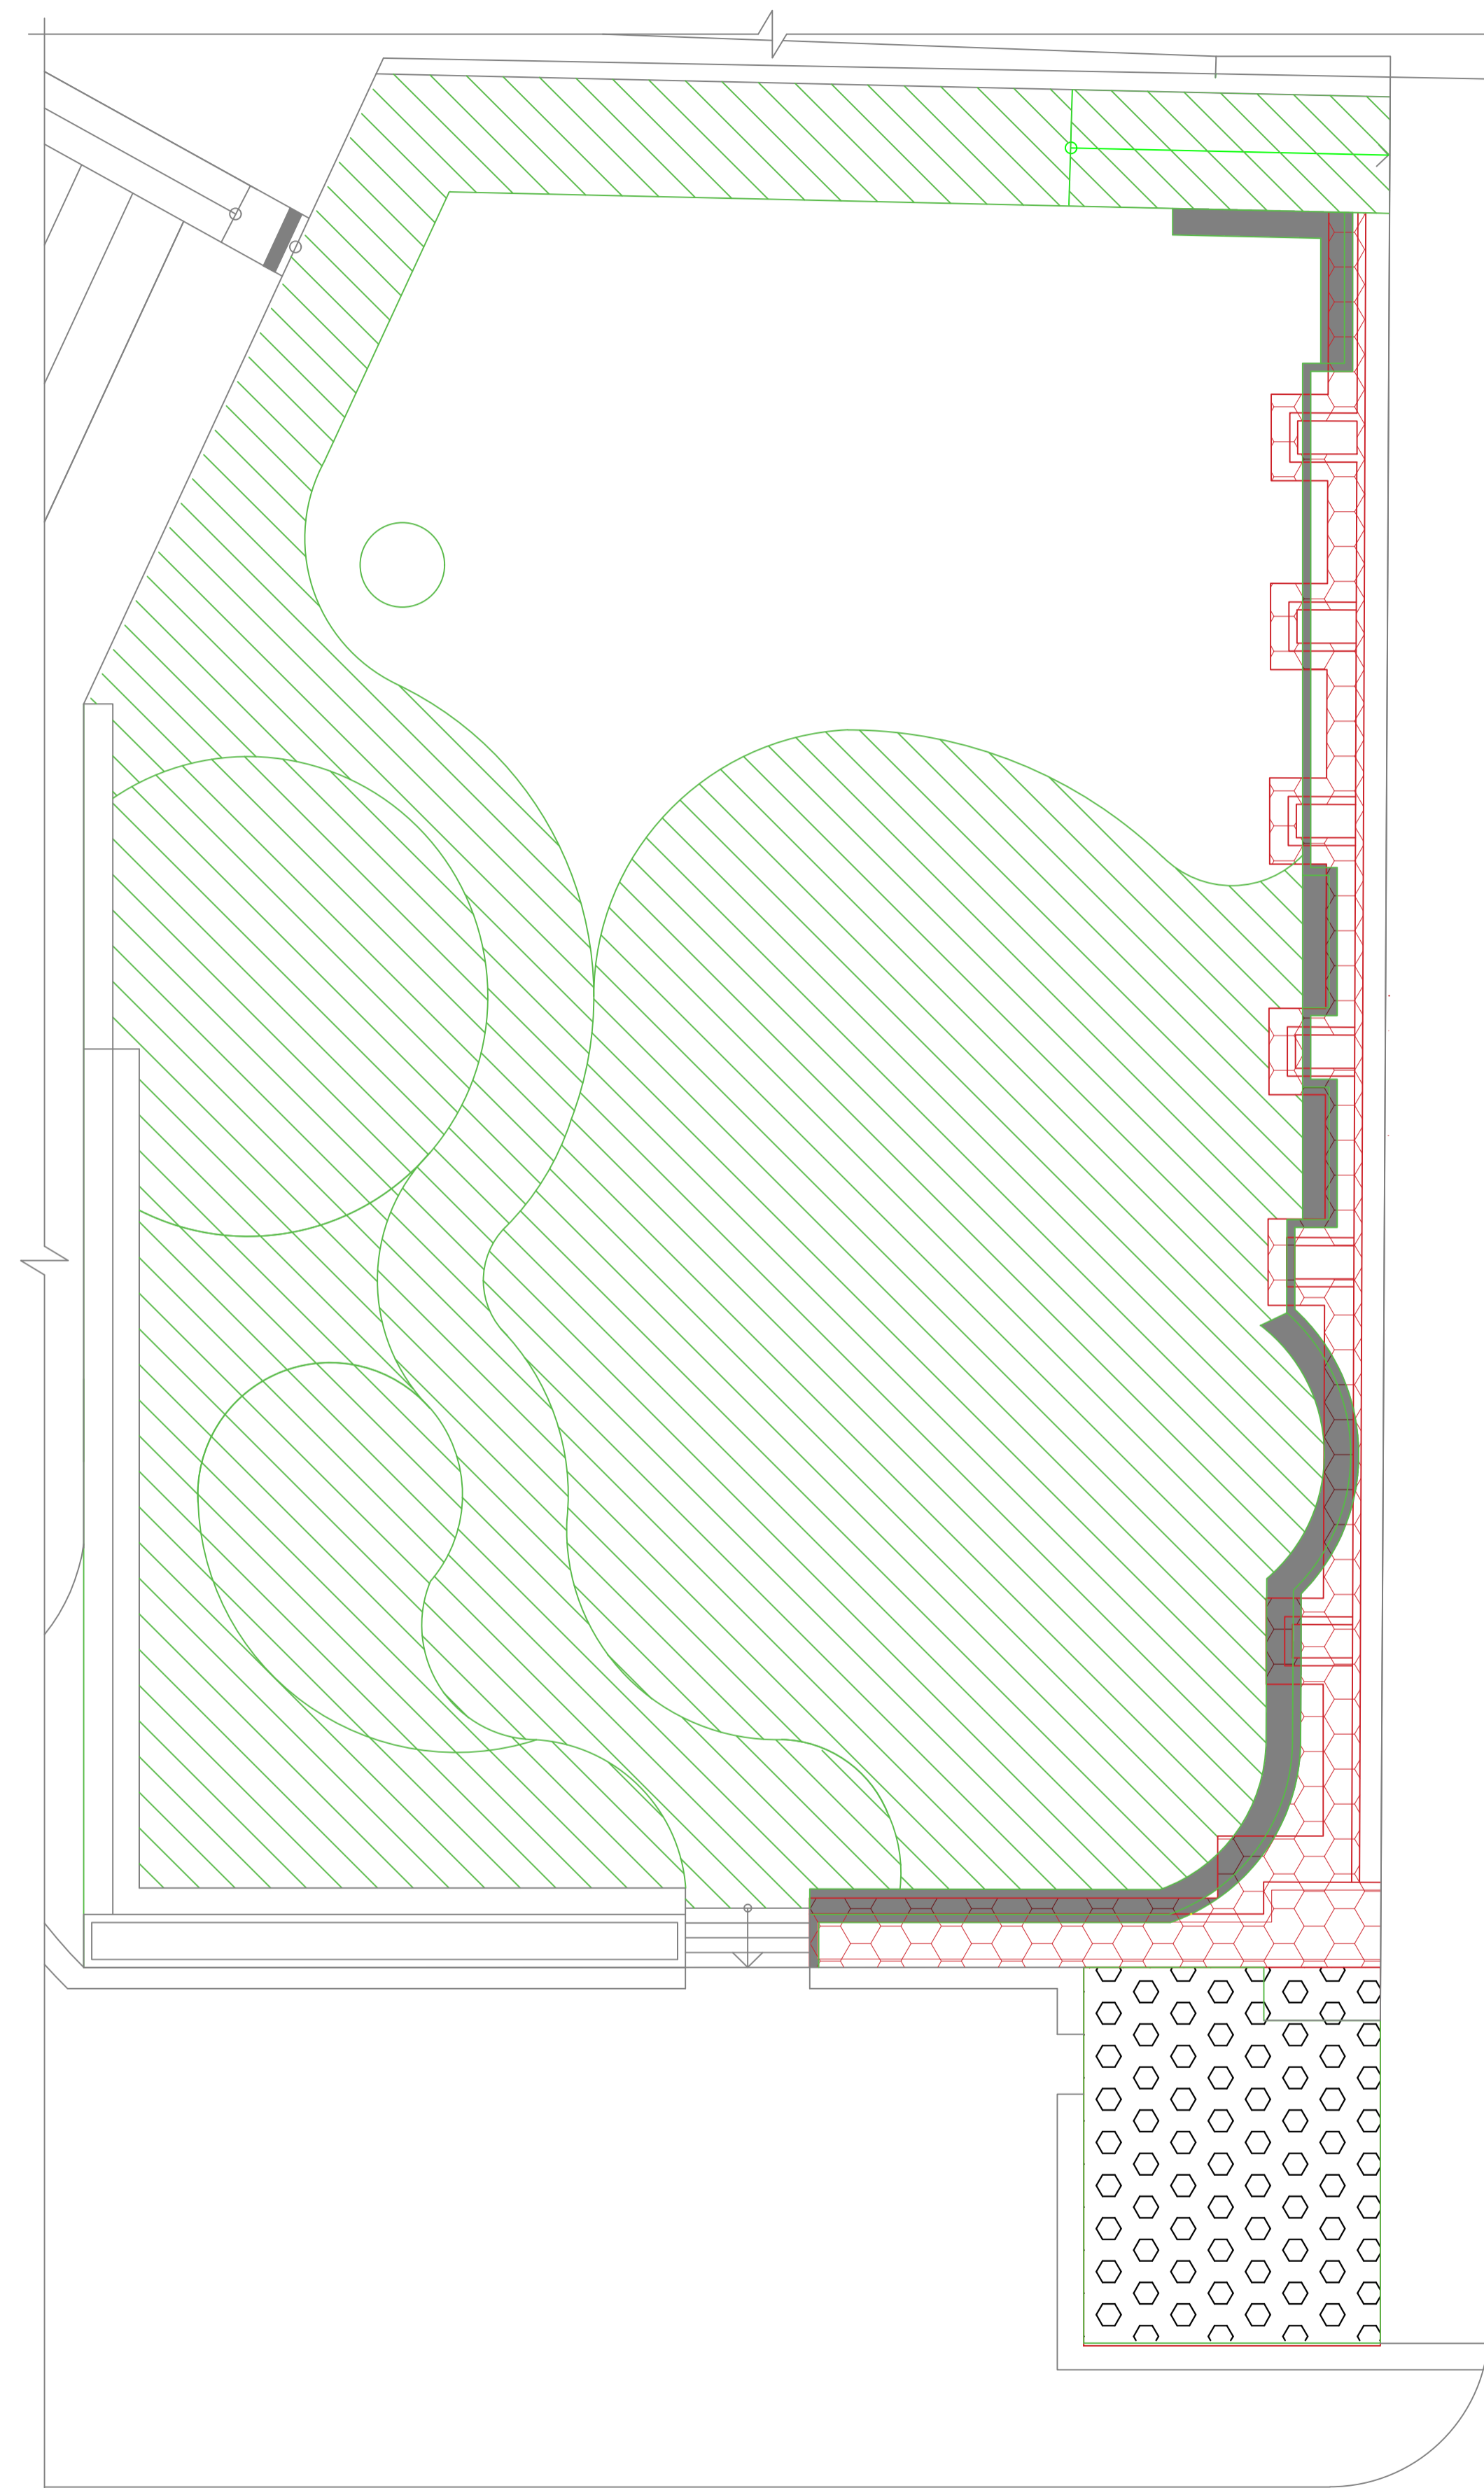


02 Planta - Demolição/Construção
ESCALA: 1/100

Legenda Demolir/Construir	
	Piso Novo
	Área a ser Retirada/Demolida
	Área a ser construída
	Piso retirado para colocação de gramado natural

ADMINISTRAÇÃO MUNICIPAL Prefeitura Municipal de Aratiba/RS			ARQ. 01/02
DATA Setembro/2023	ENDEREÇO Praça Jacob Granzotto centro de Aratiba - RS	REFERÊNCIA PROJETO ARQUITETÔNICO Planta baixa e de Demolição/Construção	ÁREA 875,82 m²
DESENHO Gabriela, Paula e Ronei		ESCALA INDICADA	
PROPRIETÁRIO _____ PROPRIETÁRIO		RESP. TÉCNICO _____ RESP. TÉCNICO	
RESP. TÉCNICO _____ RESP. TÉCNICO		RESP. TÉCNICO _____ RESP. TÉCNICO	
<small>NÃO É PERMITIDA QUALQUER ALTERAÇÃO DE PROJETO SEM AUTORIZAÇÃO DO RESPONSÁVEL TÉCNICO - LEI DOS DIREITOS AUTORAIS Nº 9.610/98</small>			



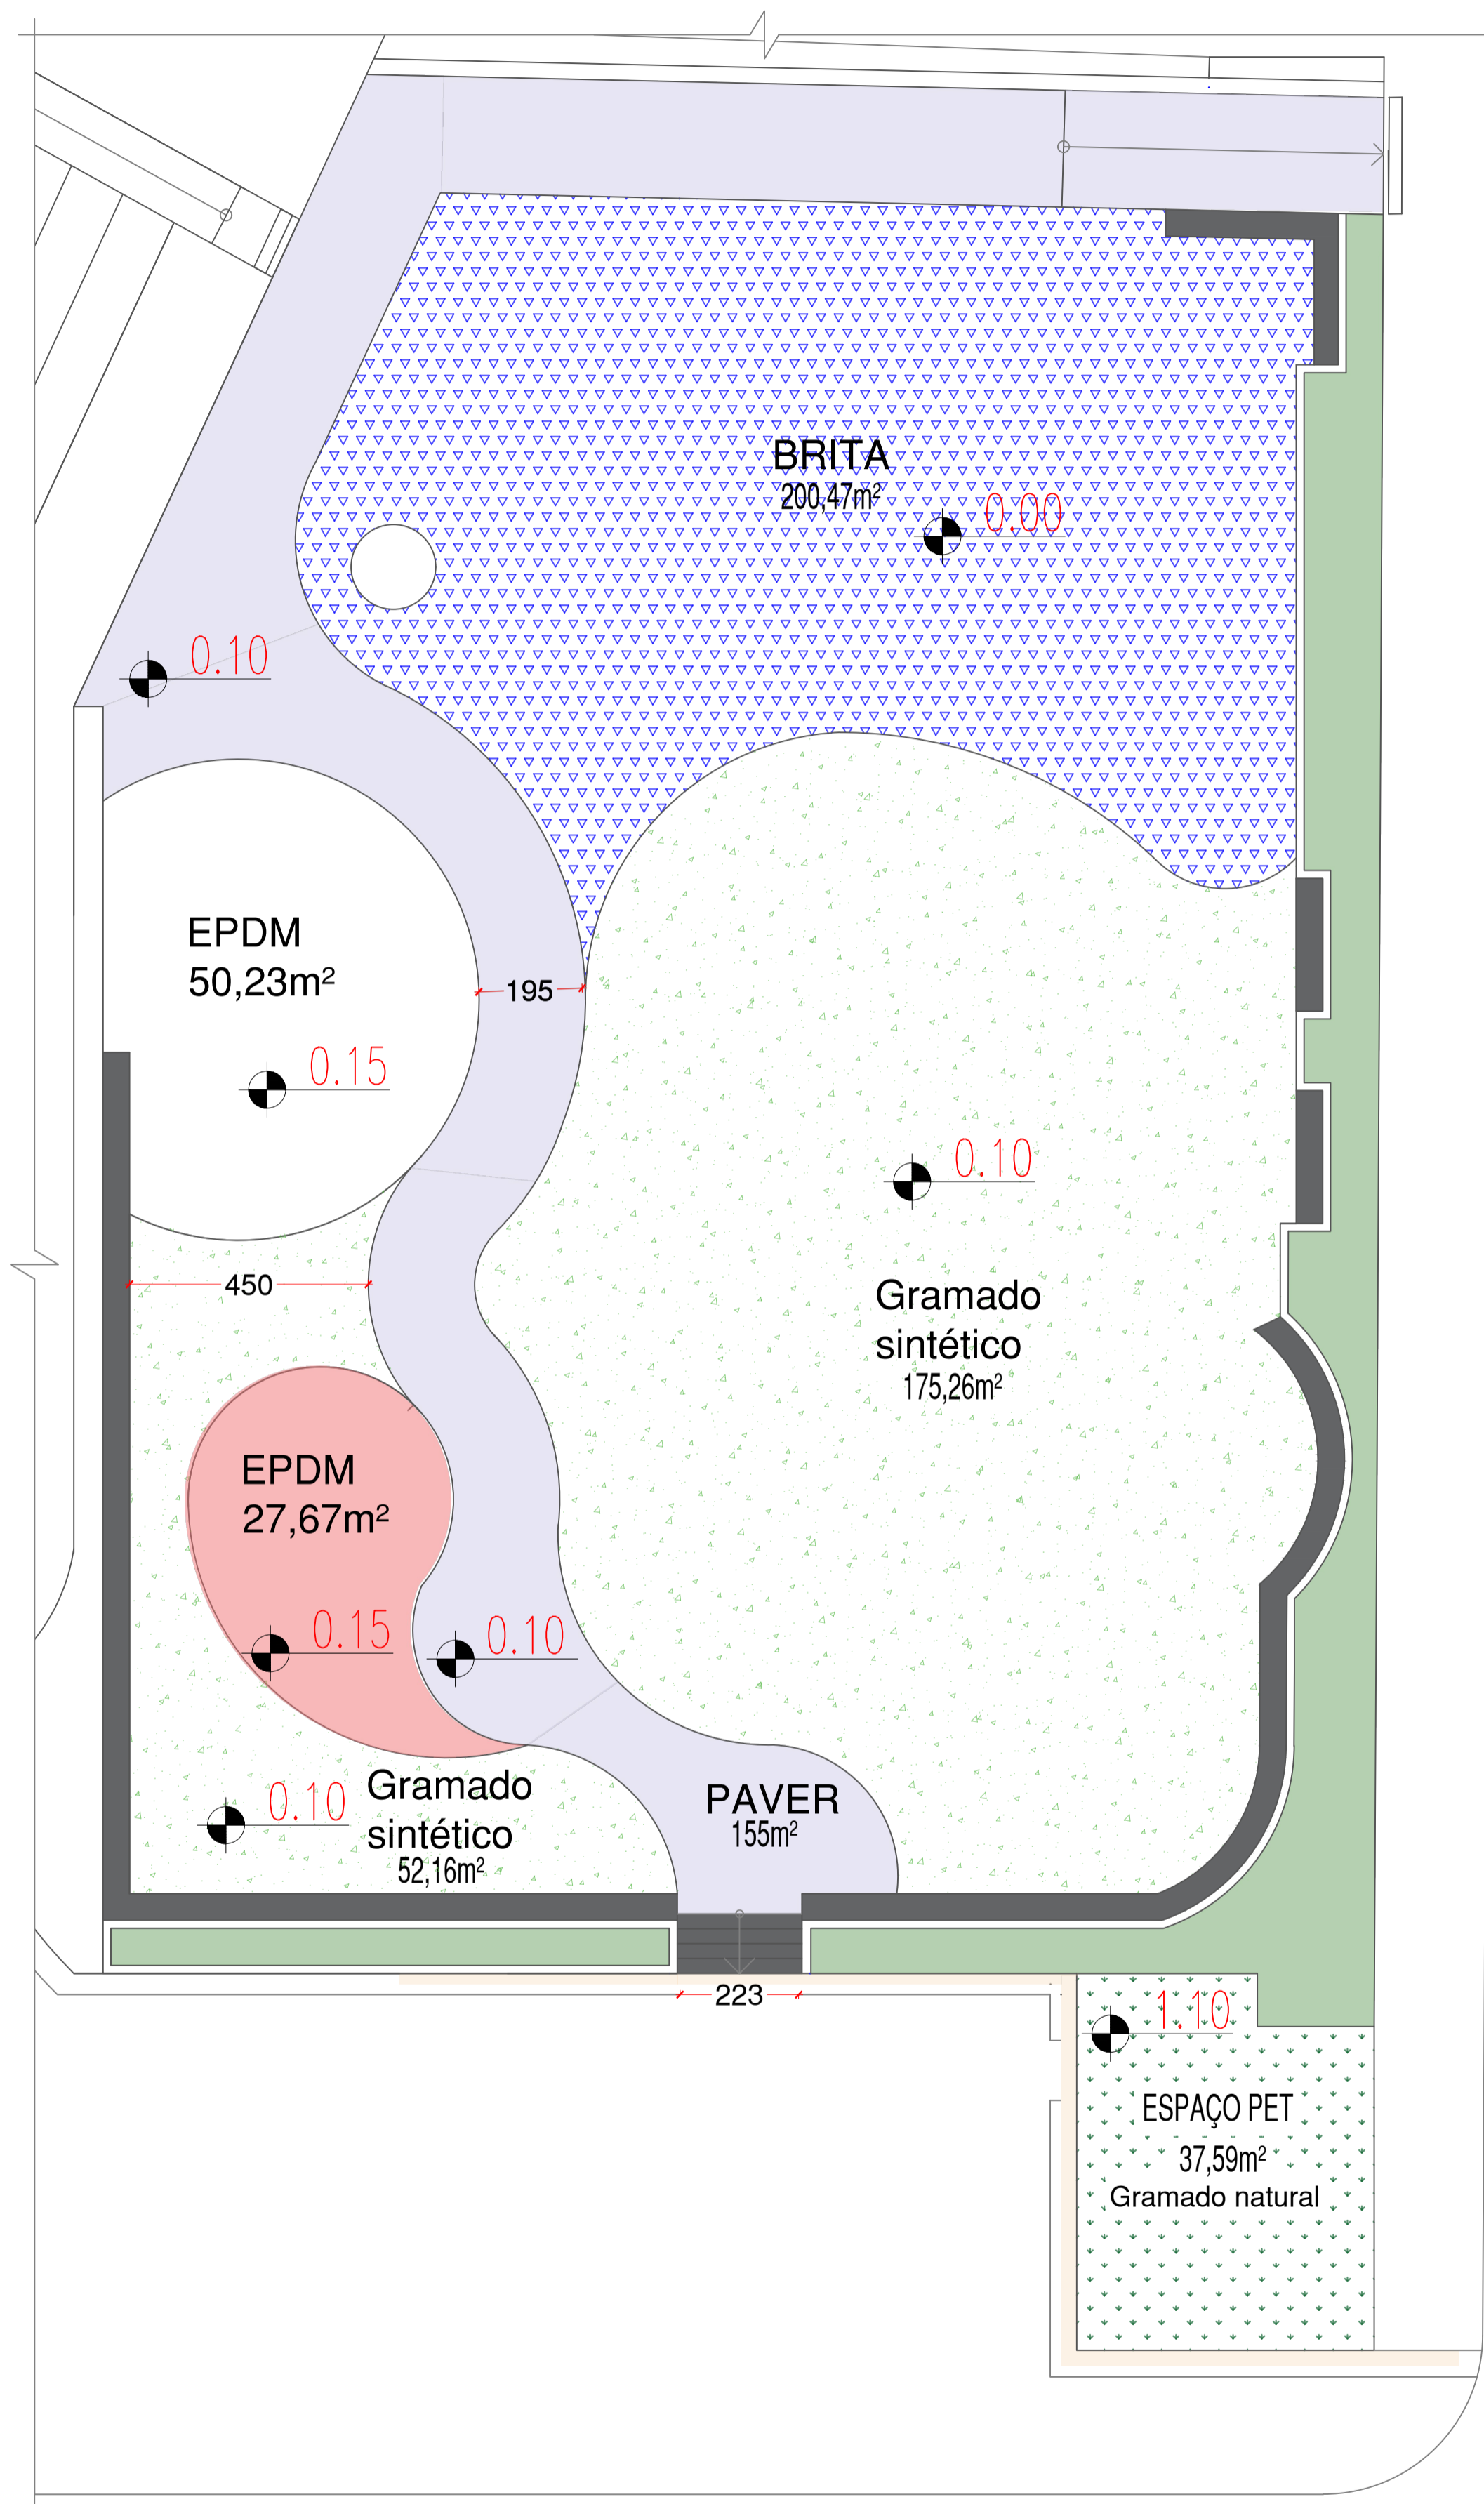


01 Planta de Tipos de Pavimentação
ESCALA: 1/100

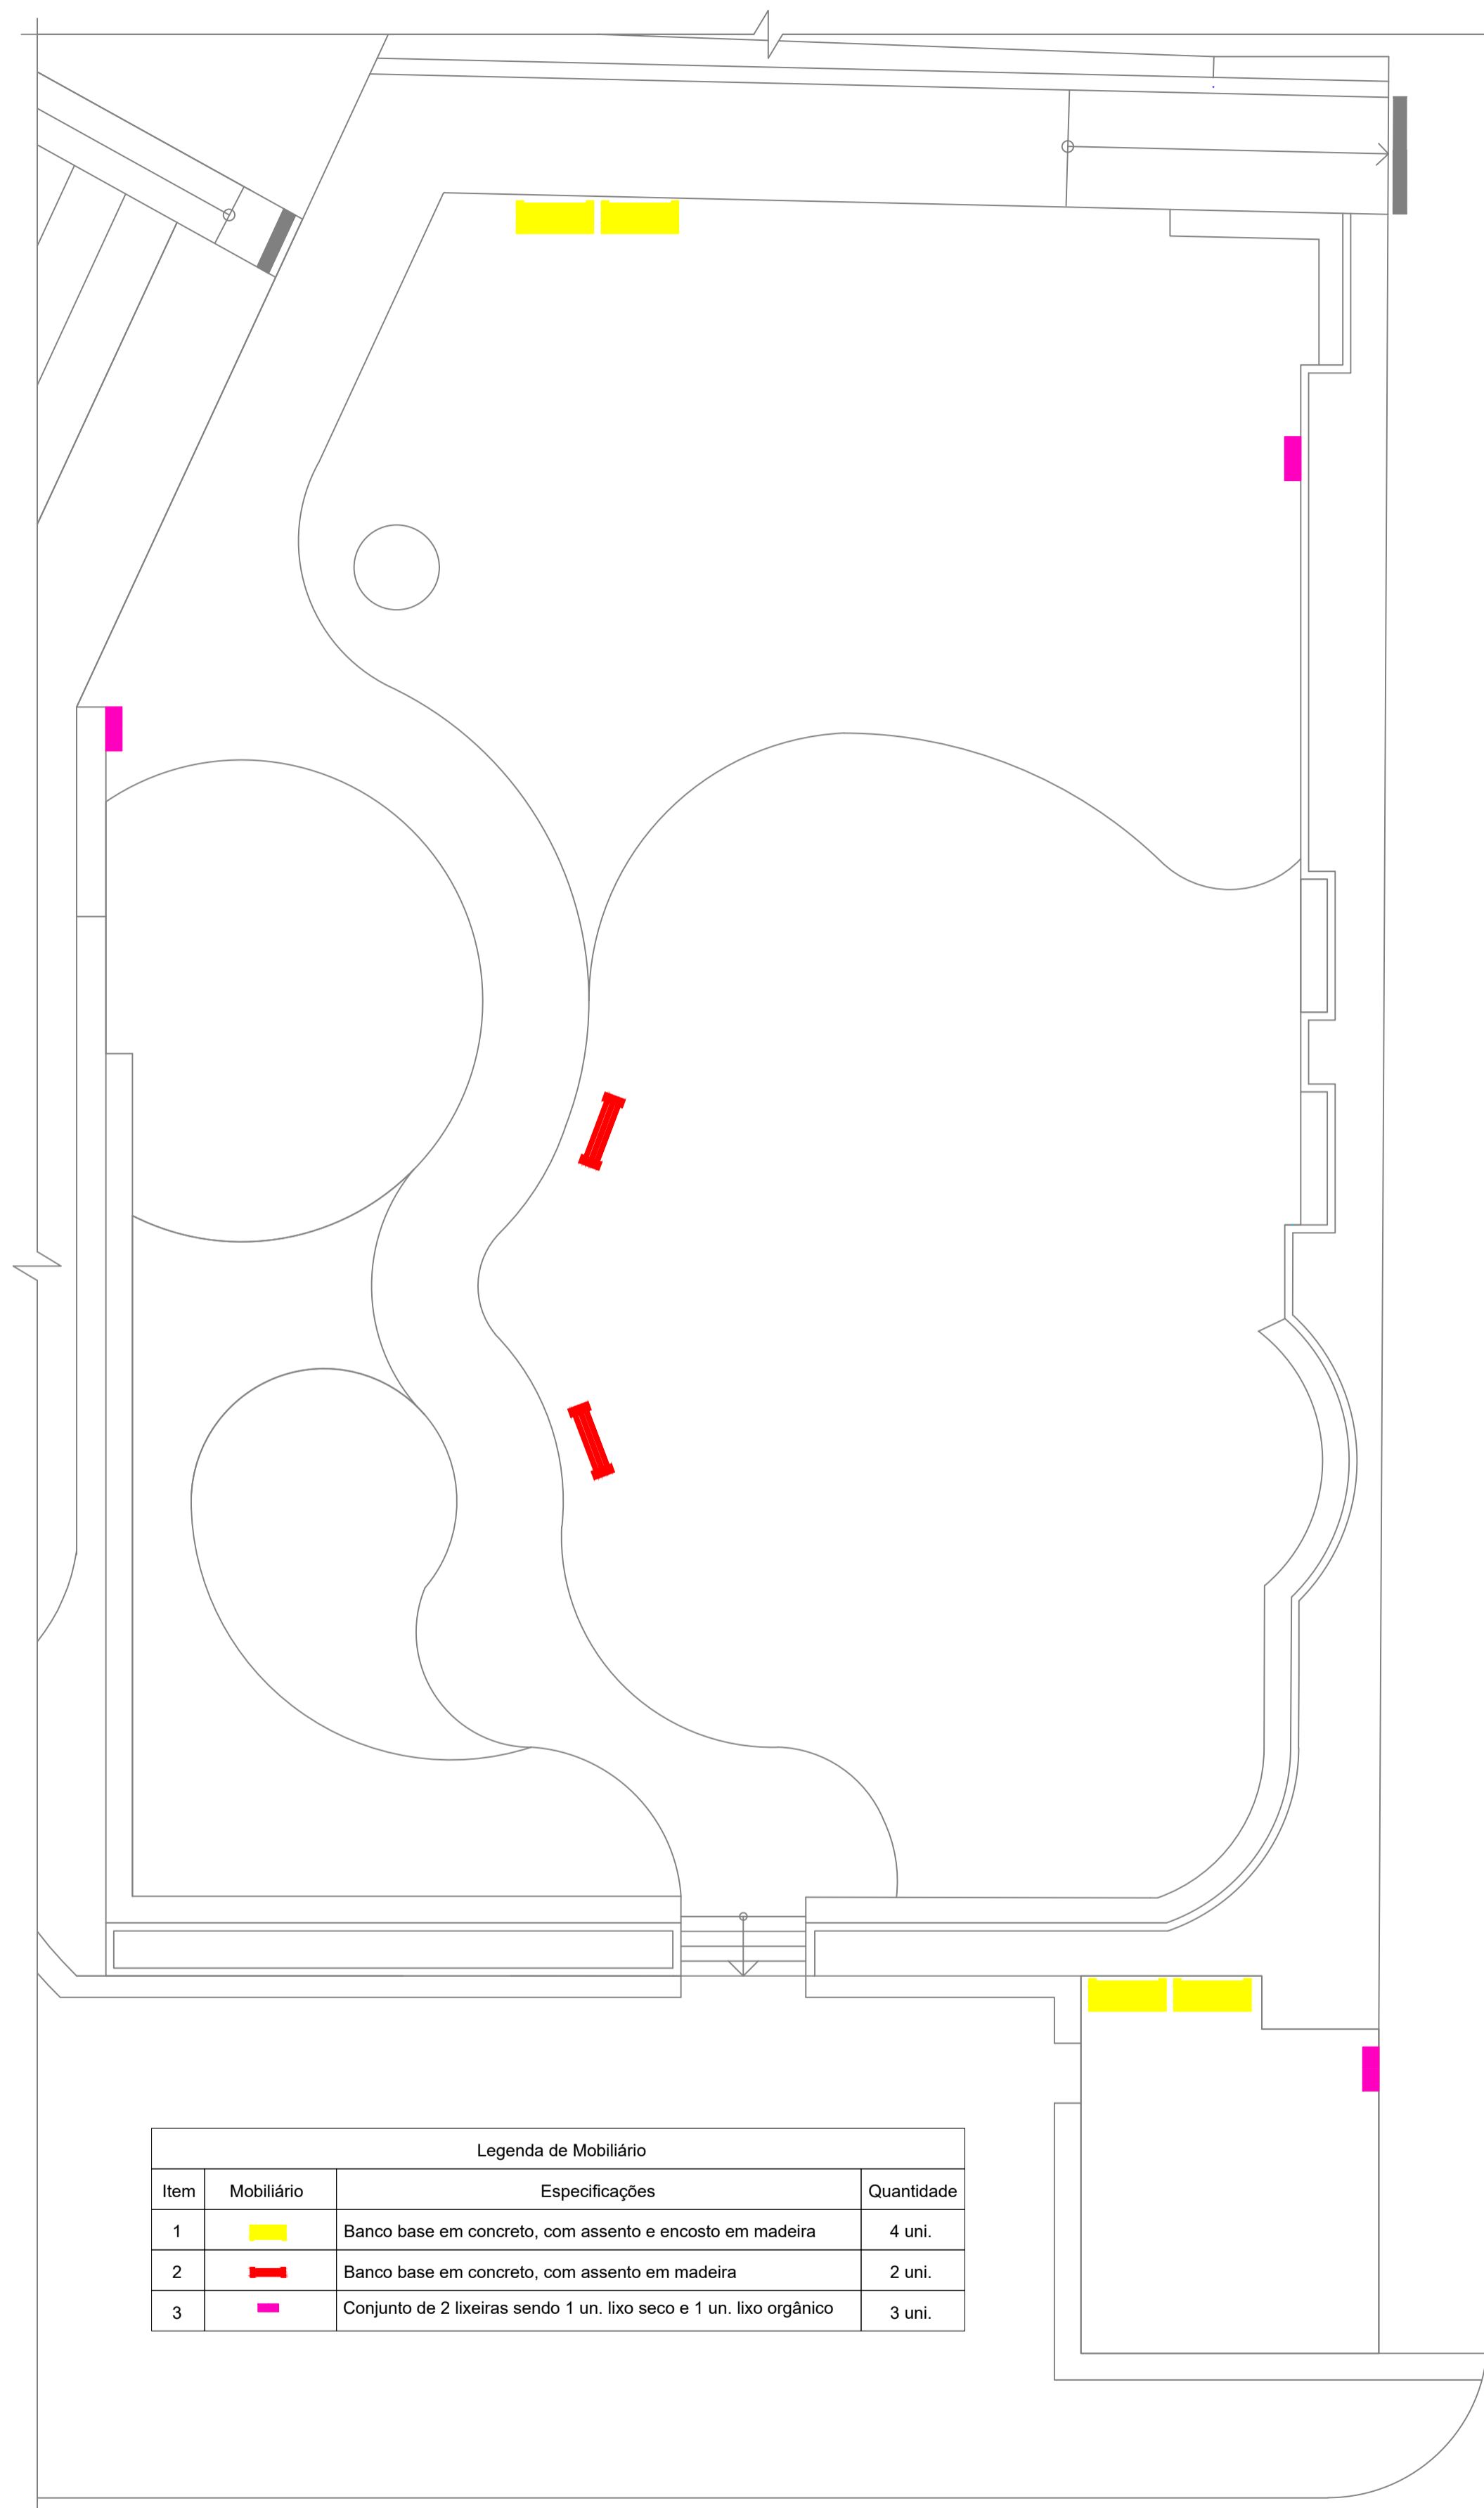


Legenda de Mobiliário			
Item	Mobiliário	Especificações	Quantidade
1		Banco base em concreto, com assento e encosto em madeira	4 uni.
2		Banco base em concreto, com assento em madeira	2 uni.
3		Conjunto de 2 lixeiras sendo 1 un. lixo seco e 1 un. lixo orgânico	3 uni.

02 Planta de Mobiliário
ESCALA: 1/100

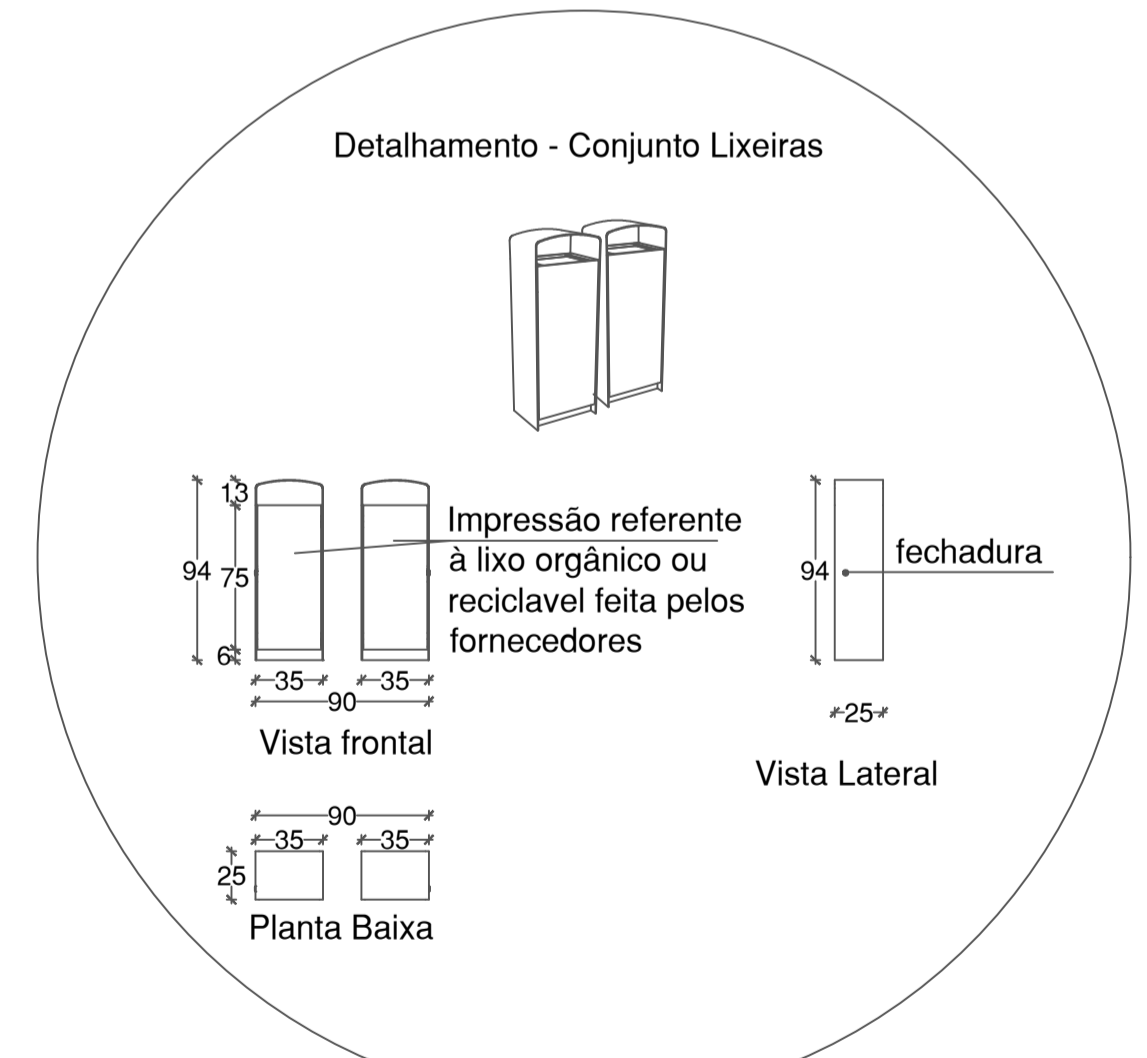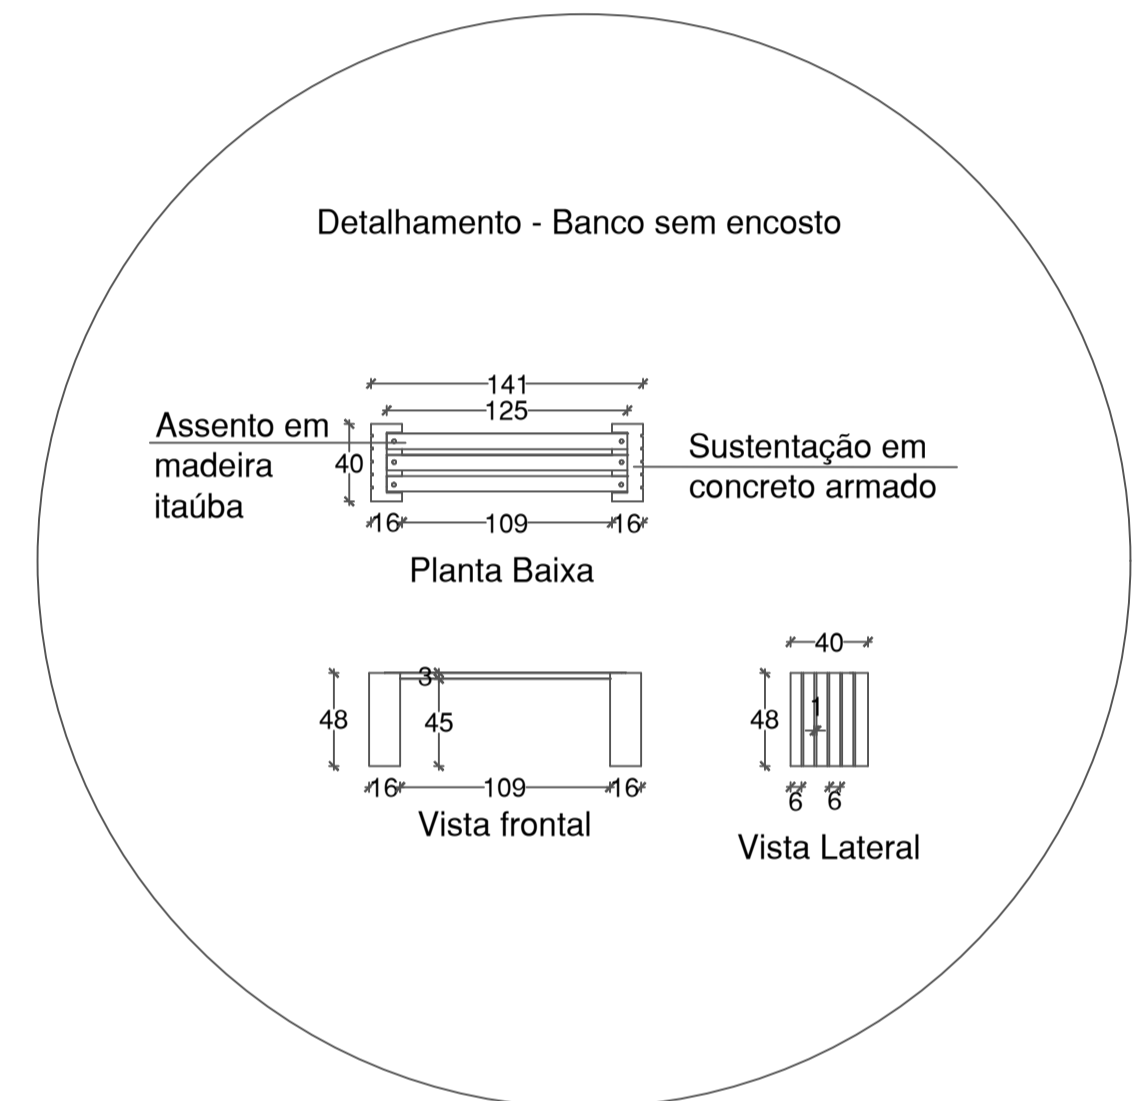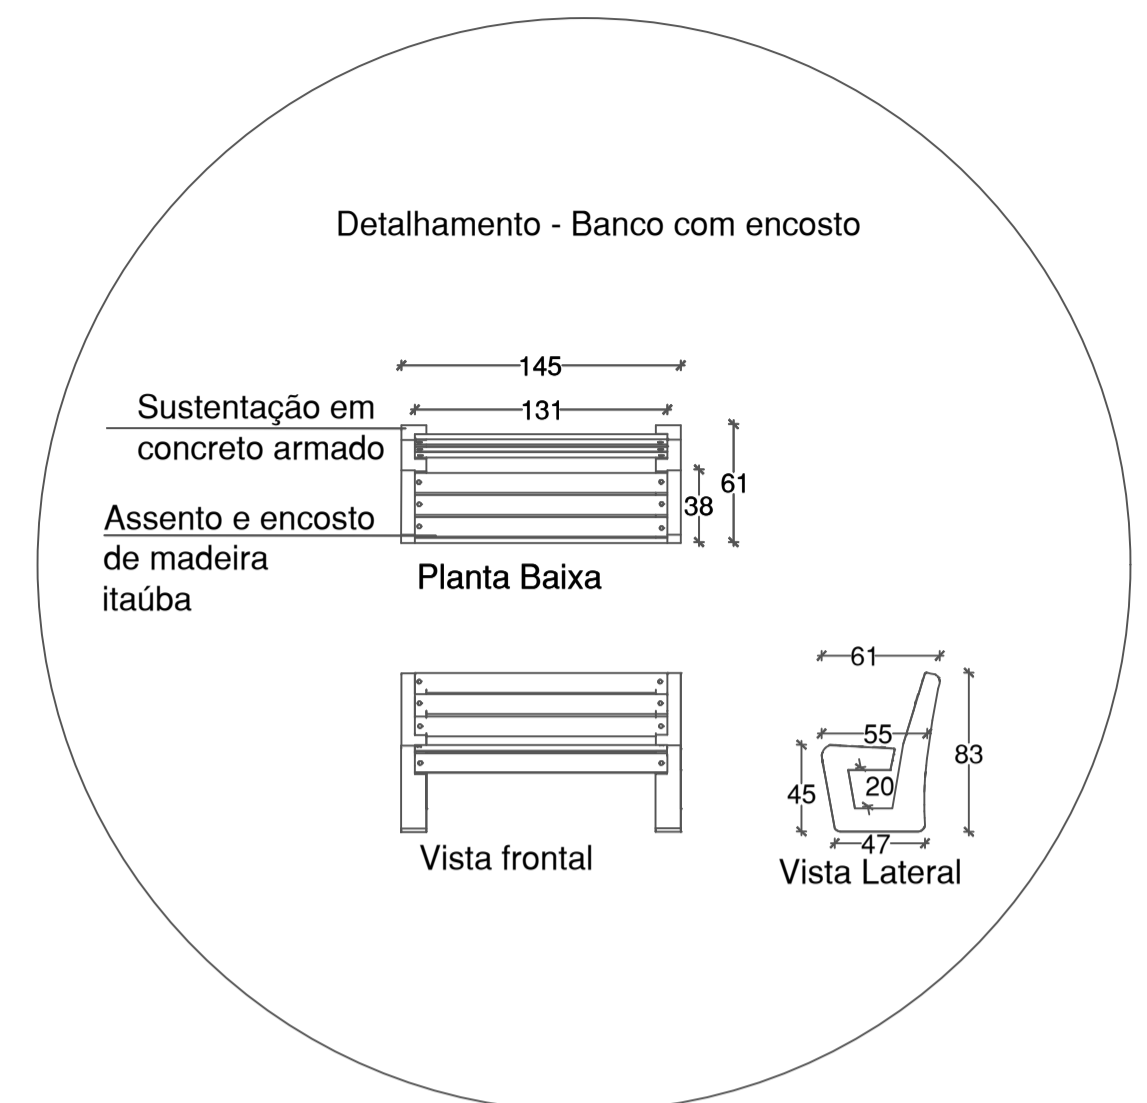


03 Detalhamento do Mobiliário
ESCALA: 1/50


		ADMINISTRAÇÃO MUNICIPAL Prefeitura Municipal de Aratiba/RS		ARQ. 02/02
DATA Setembro/2023	ENDEREÇO Praça Jacob Granzotto centro de Aratiba - RS	REFERÊNCIA PROJETO ARQUITETÔNICO Planta Tipos de Pavimentação e Mobiliário	ÁREA 875,82 m²	
DESENHO Gabriela, Paula e Ronei		ESCALA INDICADA		
PROPRIETÁRIO _____		RESP. TÉCNICO _____		
RESP. TÉCNICO _____		RESP. TÉCNICO _____		
RESP. TÉCNICO _____		RESP. TÉCNICO _____		
NÃO É PERMITIDA QUALQUER ALTERAÇÃO DE PROJETO SEM AUTORIZAÇÃO DO RESPONSÁVEL TÉCNICO - LEI DOS DIREITOS AUTORAIS Nº 9.610/98				

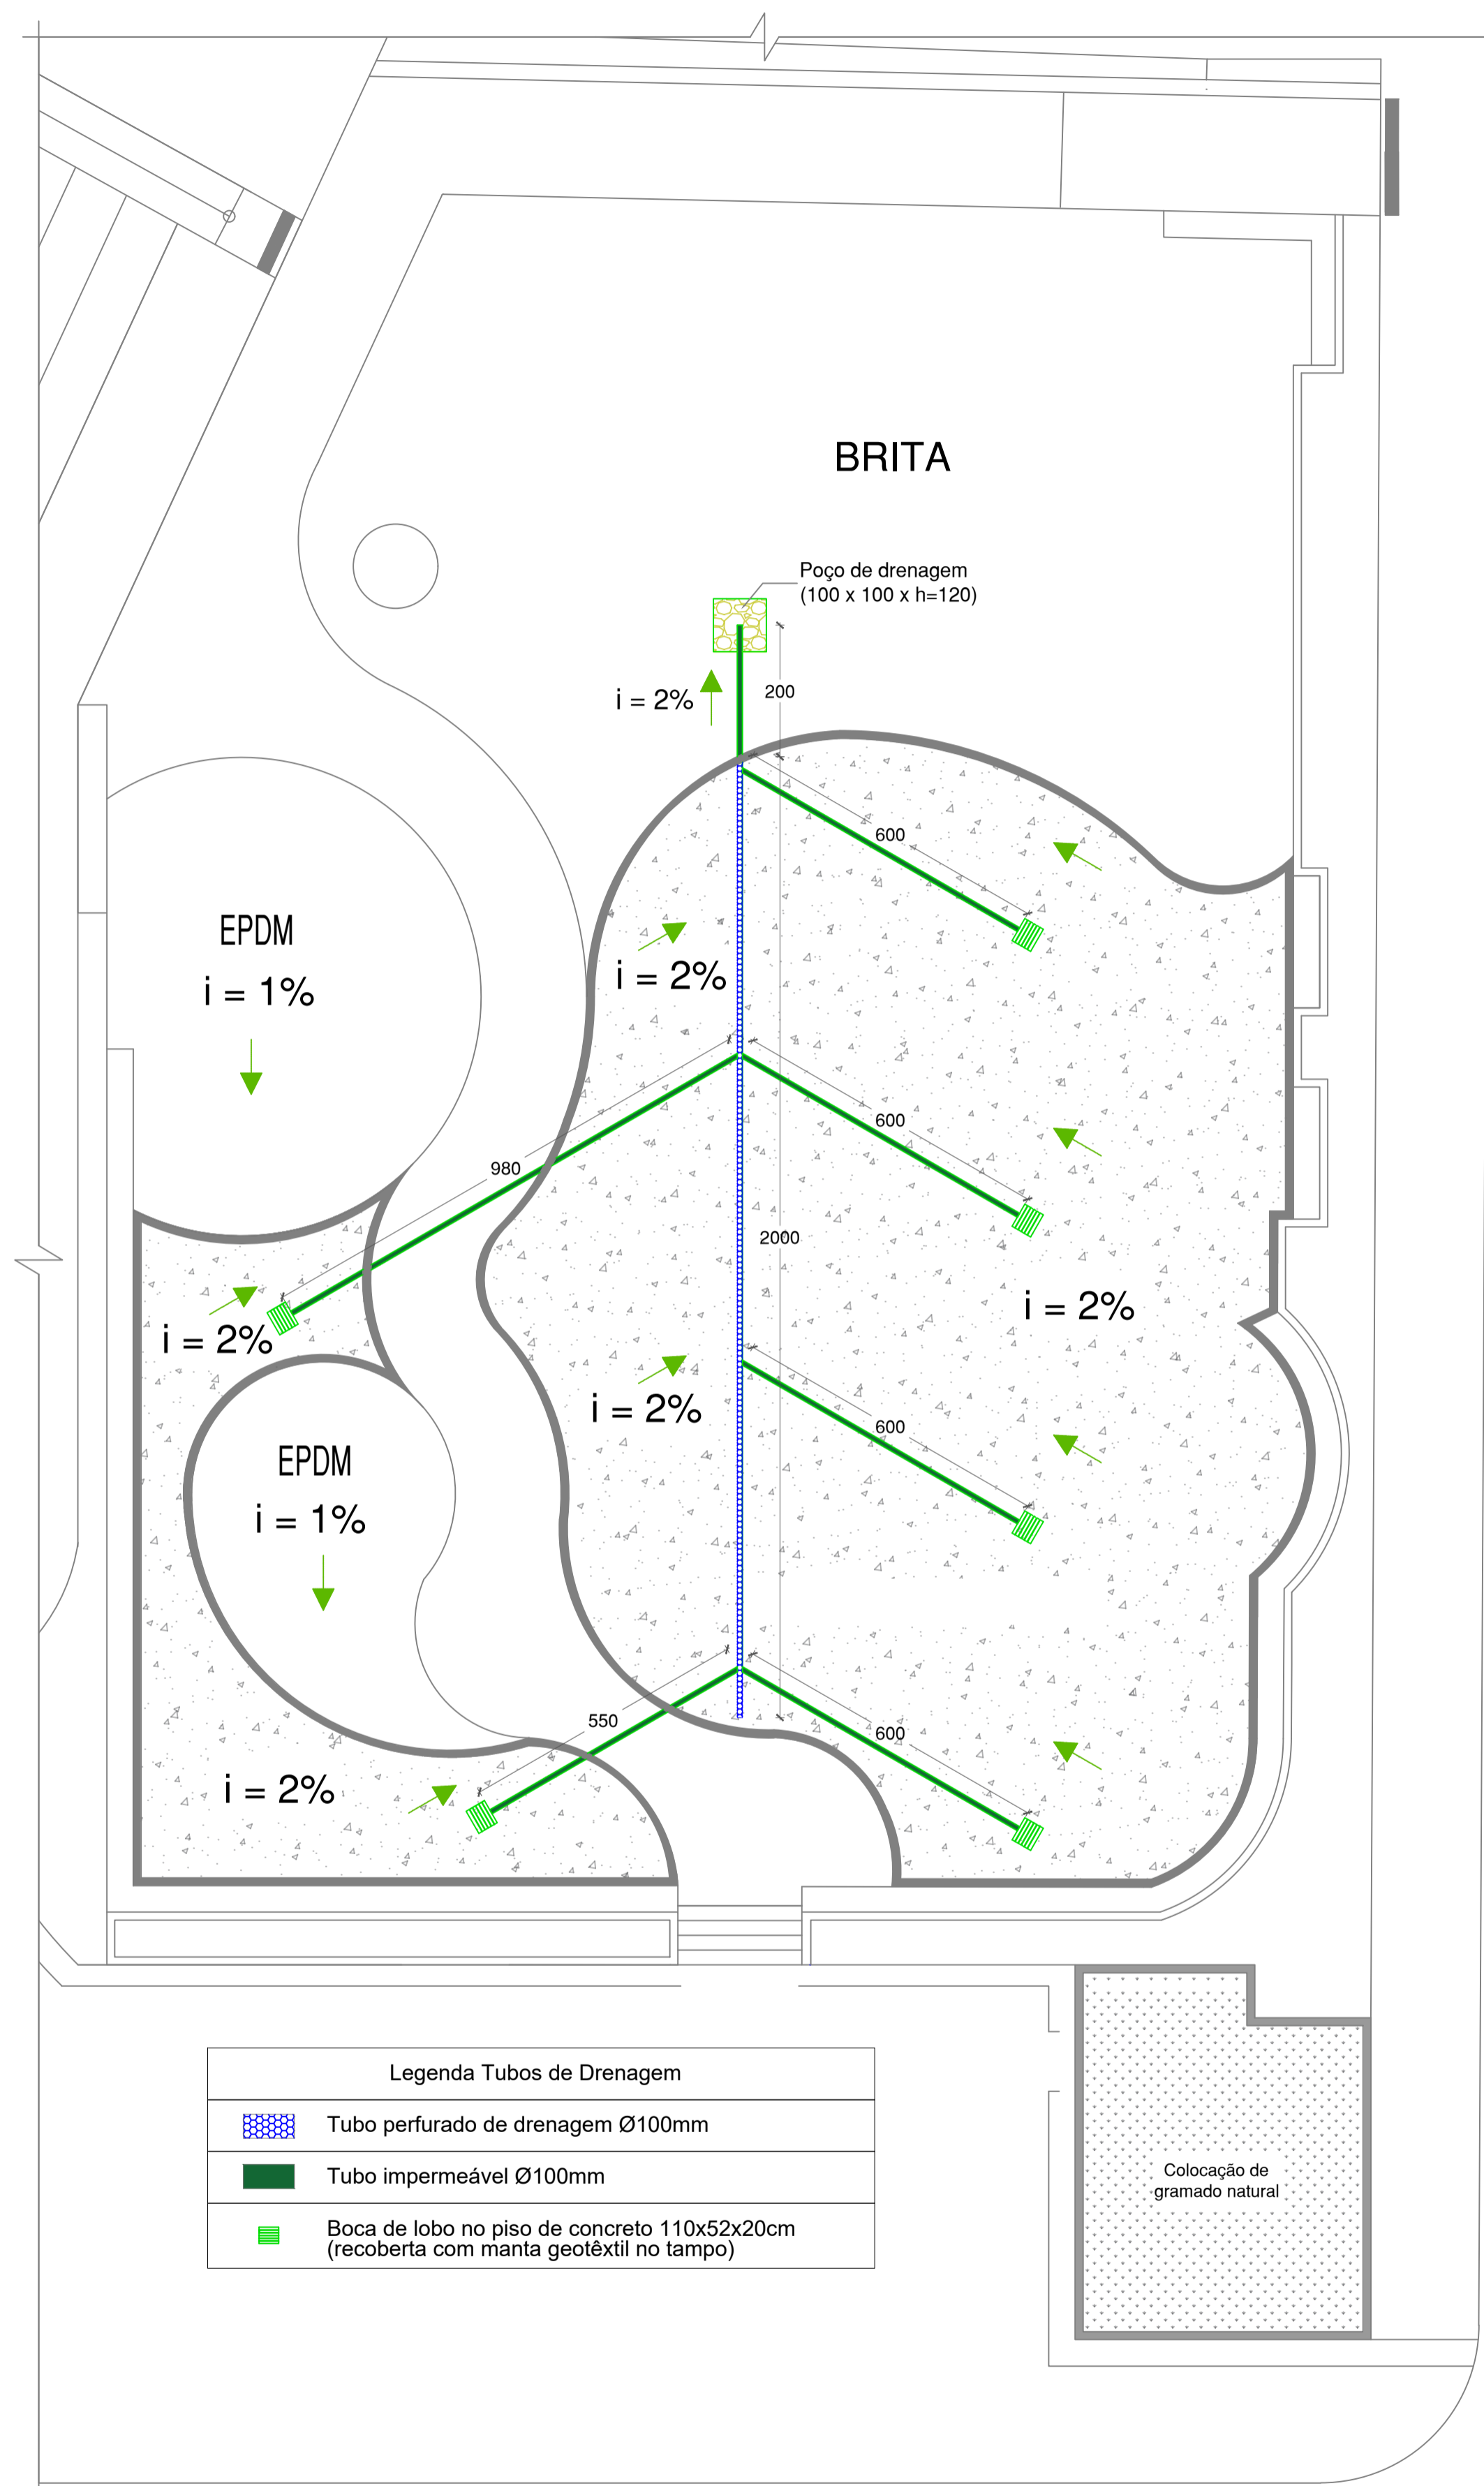

DETALHAMENTO DA DRENAGEM DA GRAMA SINTÉTICA COM INSTALAÇÃO DO TIPO ESPINHA DE PEIXE - ESCOAMENTO DO PISO DE CONCRETO PARA O SISTEMA DE DRENAGEM

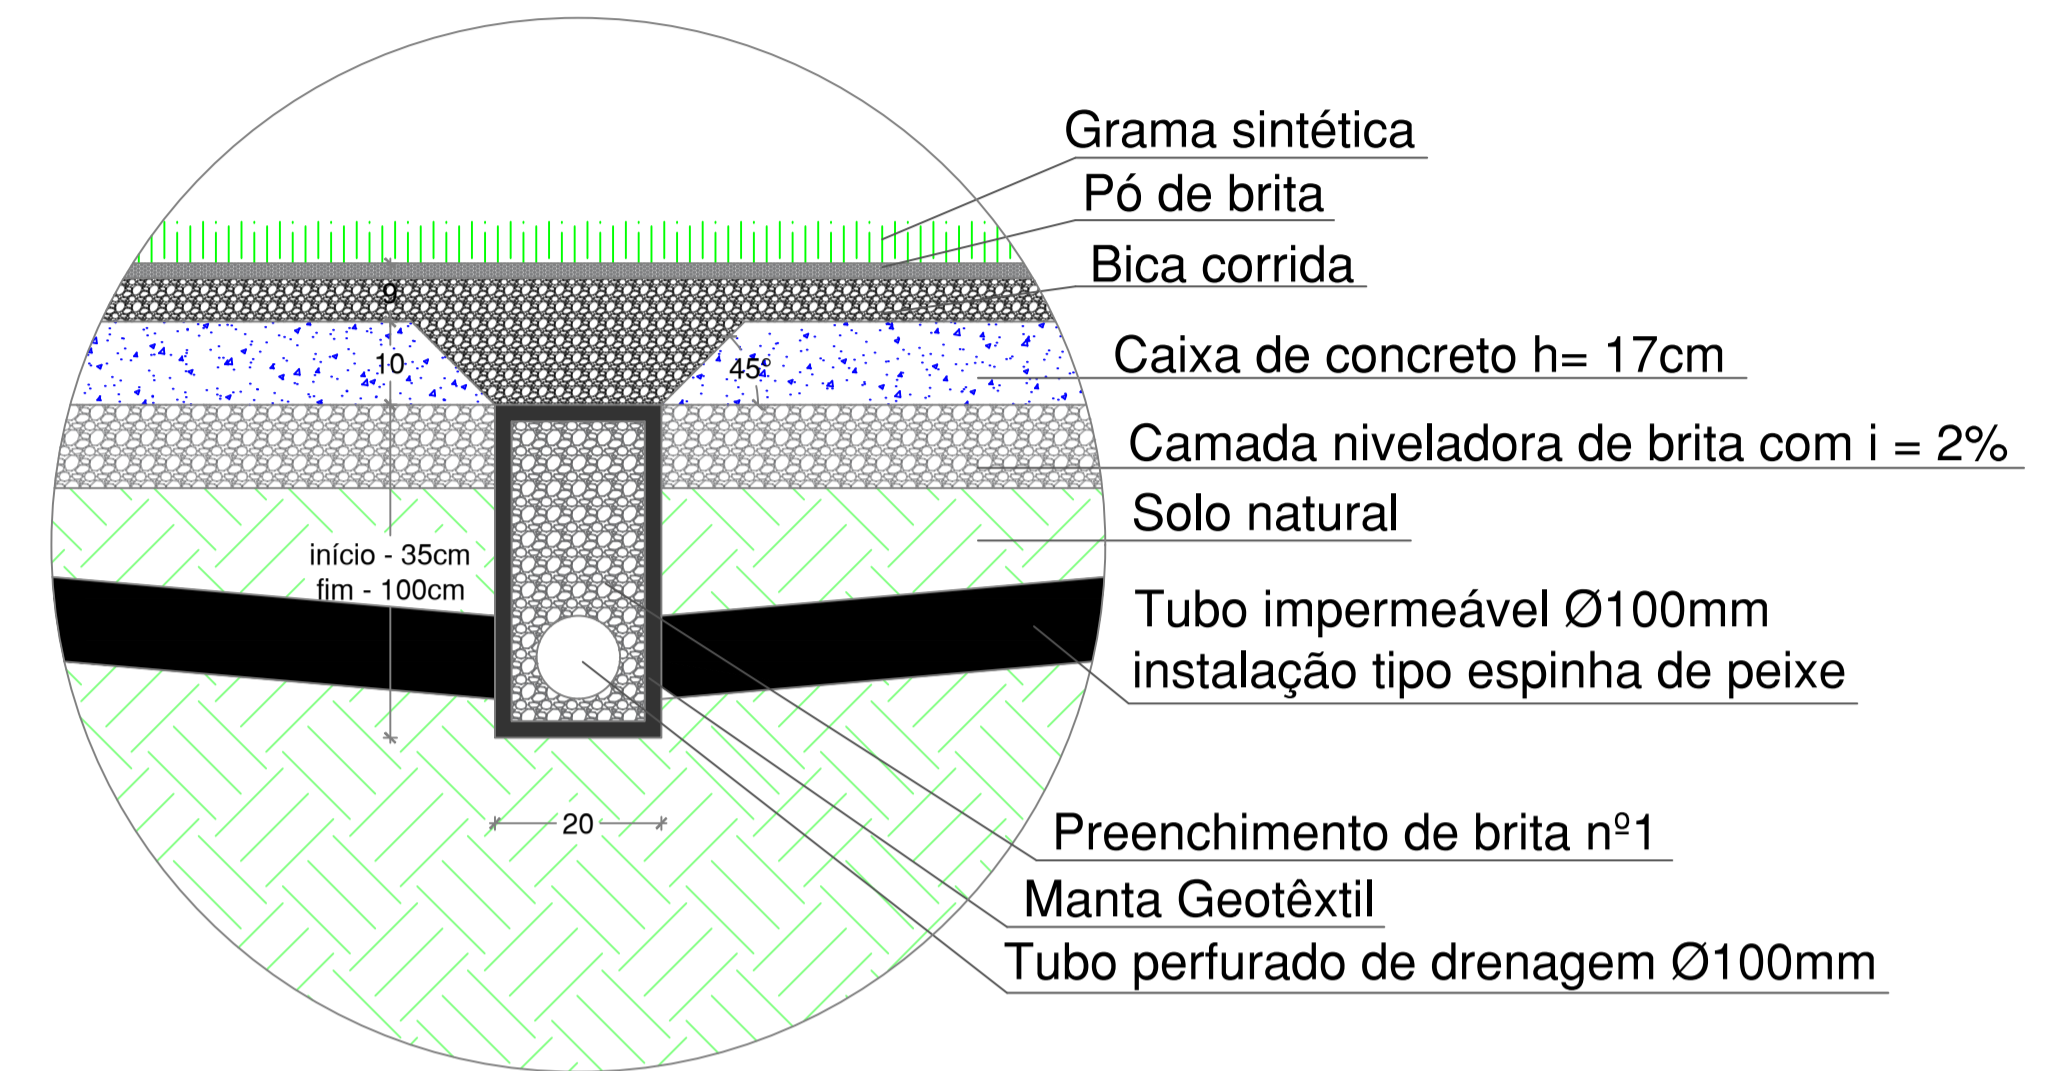


DETALHAMENTO DO POÇO DE DRENAGEM DA GRAMA SINTÉTICA (100x100x120cm)

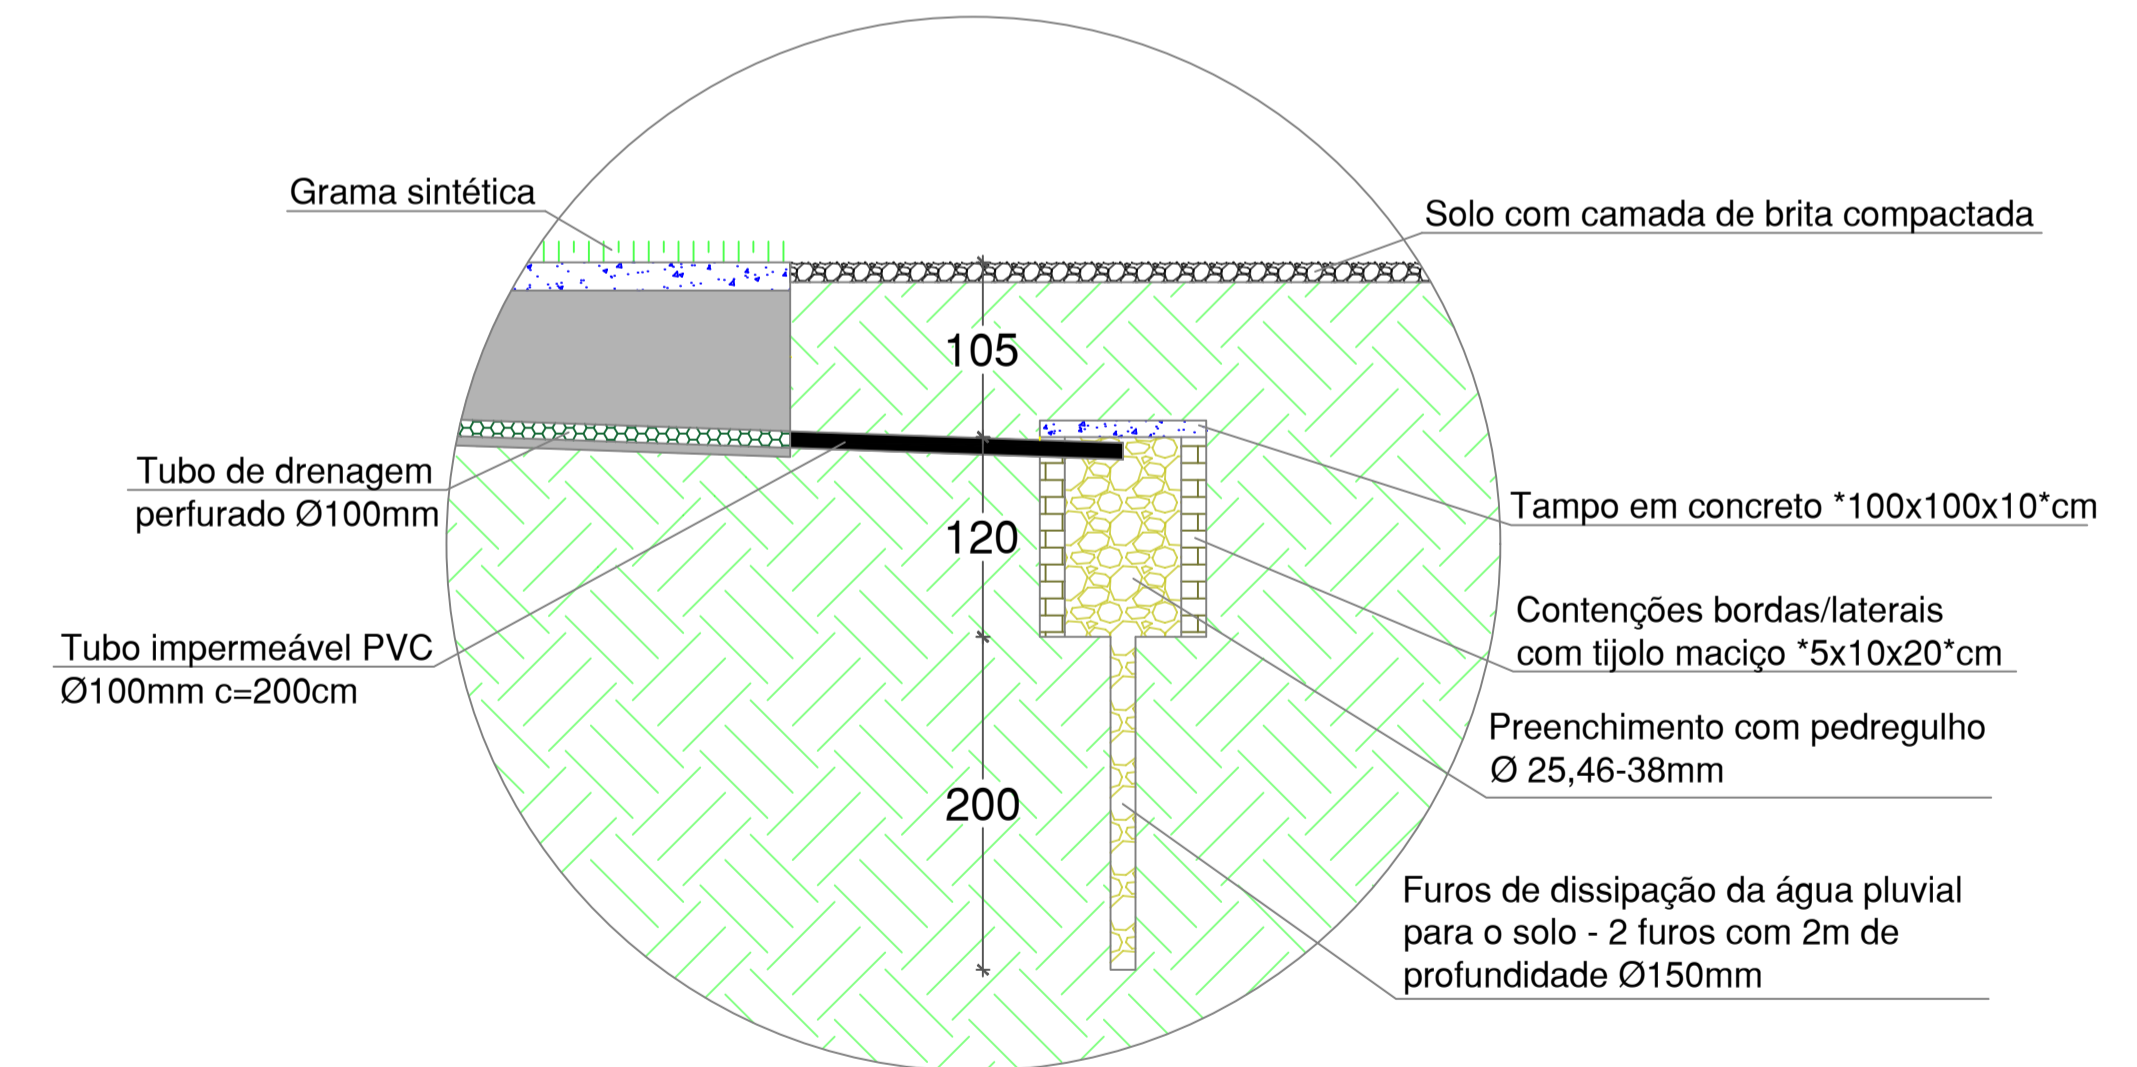


02 Detalhamentos ESCALA: 5/ Escala

ADMINISTRAÇÃO MUNICIPAL Prefeitura Municipal de Aratiba/RS			HID. 01/01
DATA Setembro/2023	ENDEREÇO Praça Jacob Granzotto centro de Aratiba - RS	REFERÊNCIA PROJETO HIDRÁULICO DE DRENAGEM PLUVIAL Projeto de Drenagem Pluvial e Detalhamentos	ÁREA 875,82 m²
DESENHO Ronei	PROPRIETÁRIO	RESP. TÉCNICO	ESCALA INDICADA
PROPRIETÁRIO		RESP. TÉCNICO	
NÃO É PERMITIDA QUALQUER ALTERAÇÃO DE PROJETO SEM AUTORIZAÇÃO DO RESPONSÁVEL TÉCNICO - LEI DOS DIREITOS AUTORAIS Nº 9.610/98			

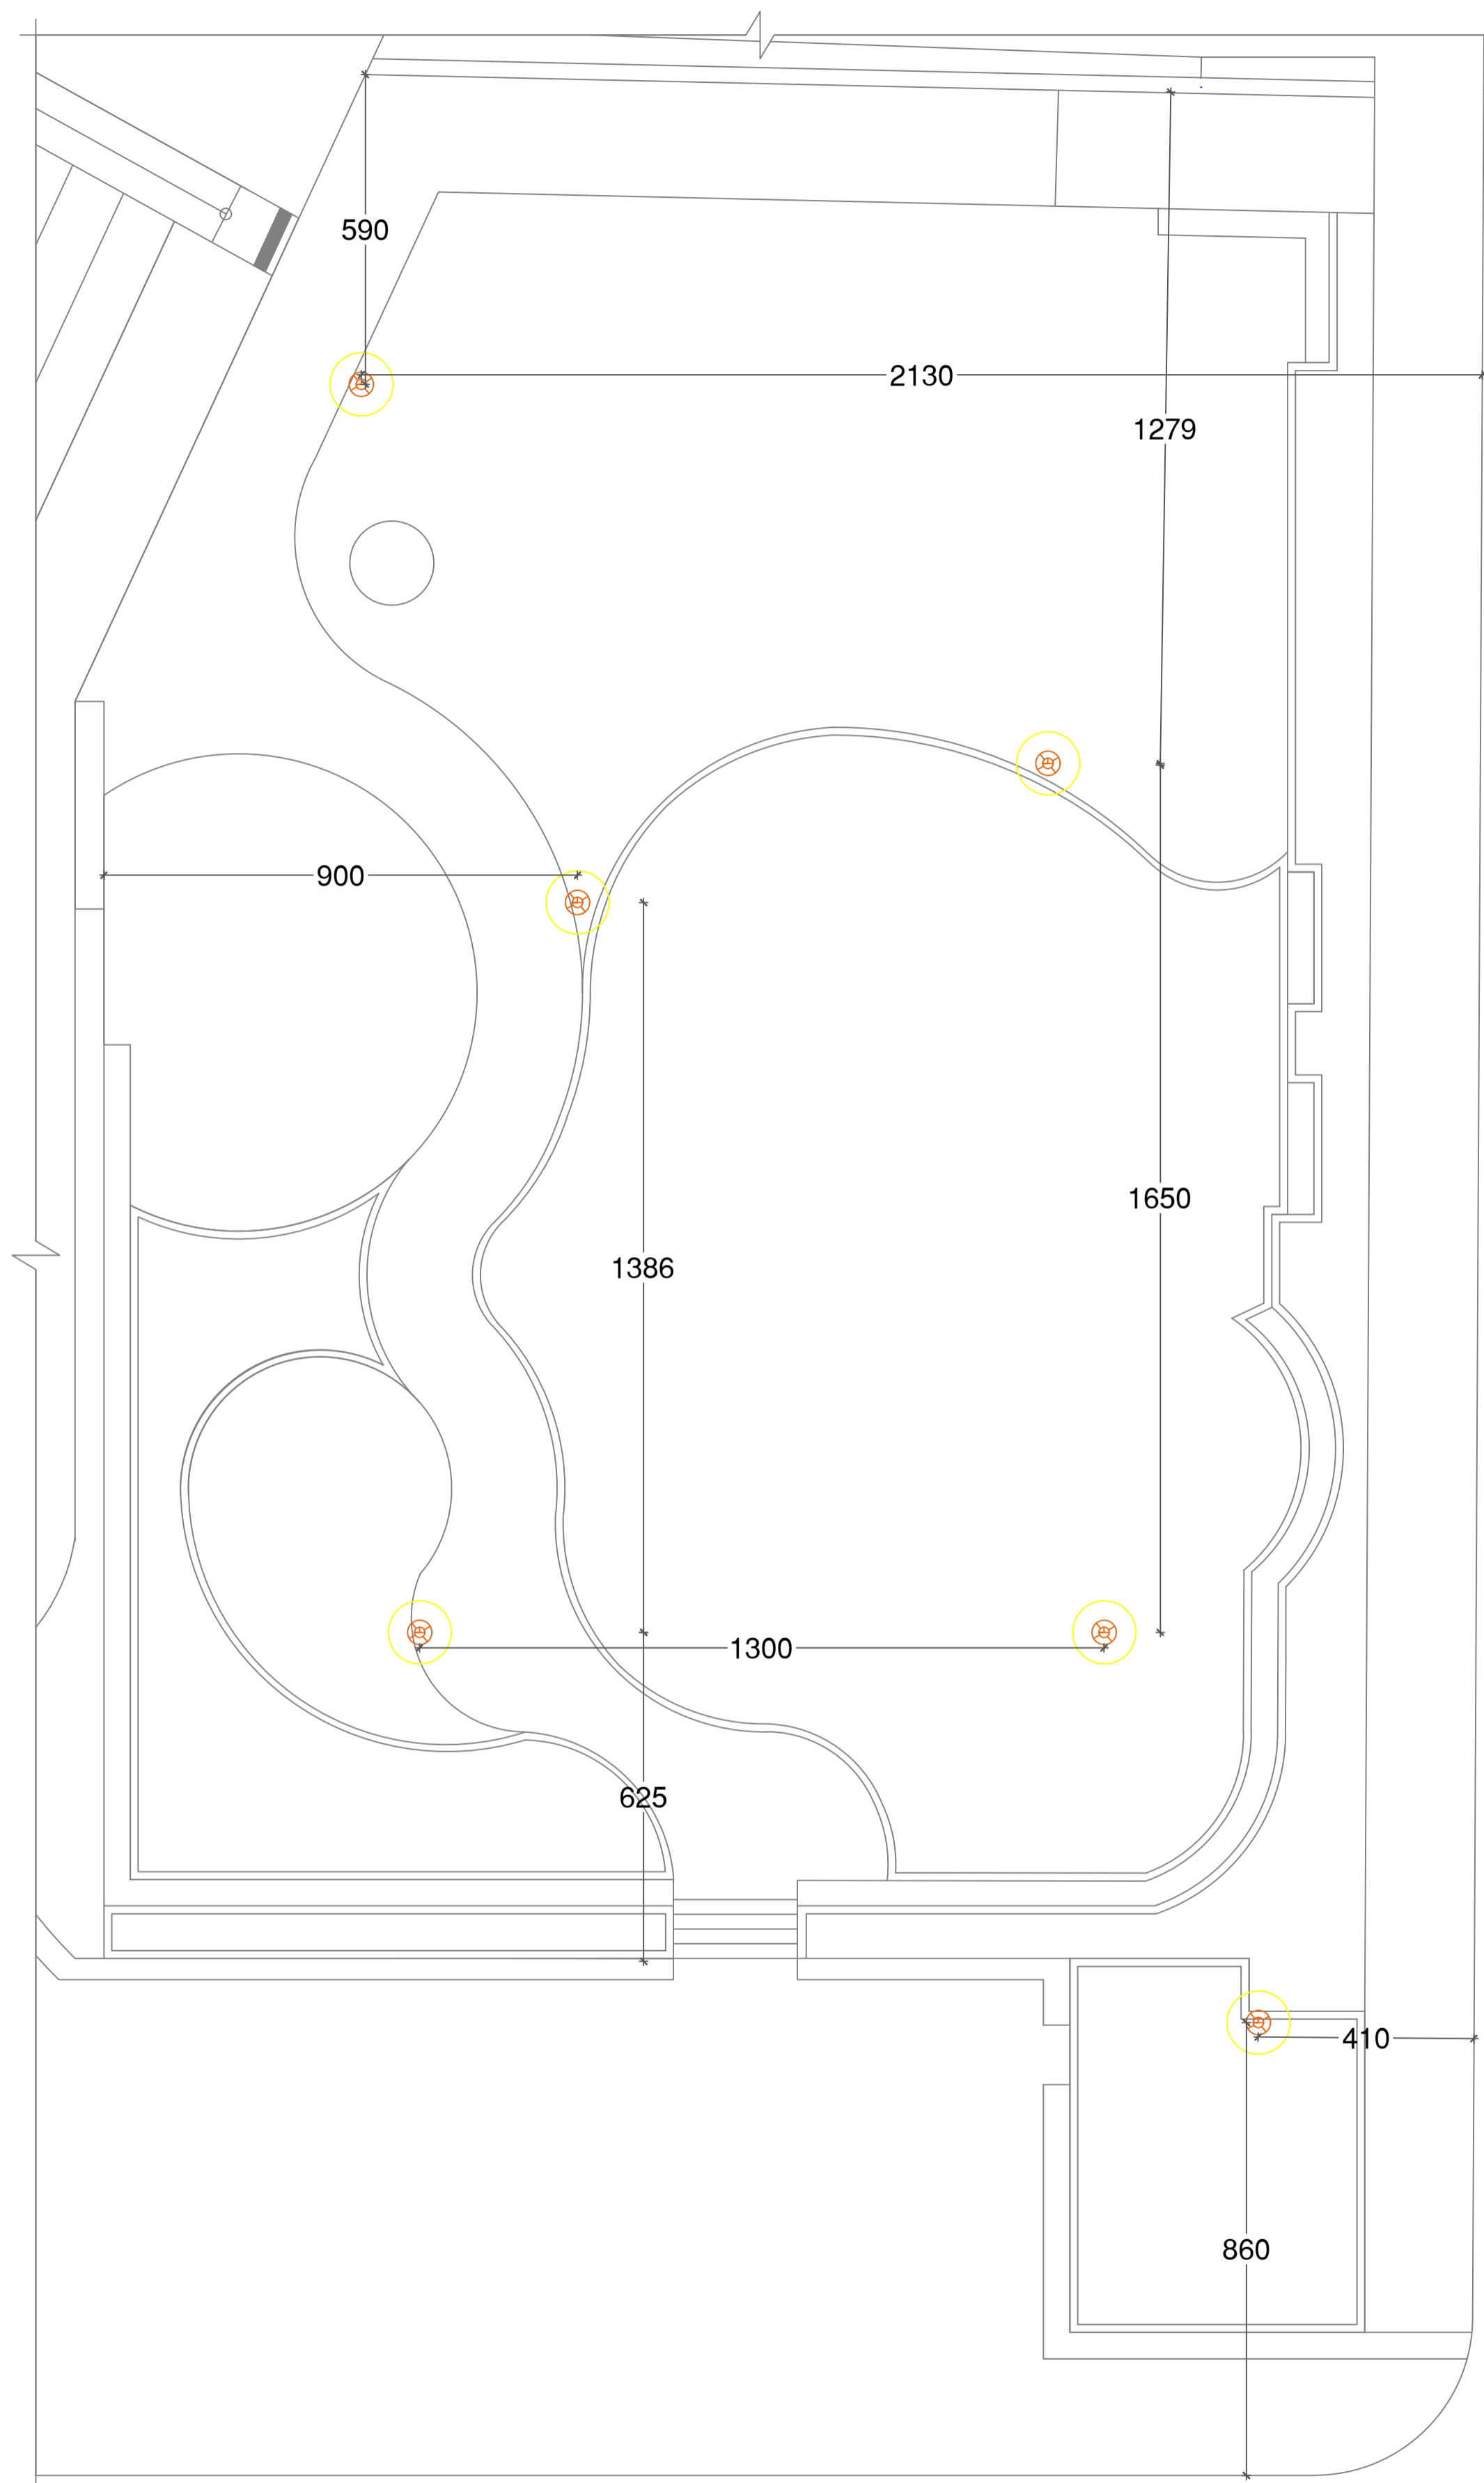

01 Planta de Locação dos Postes
ESCALA: 1/100

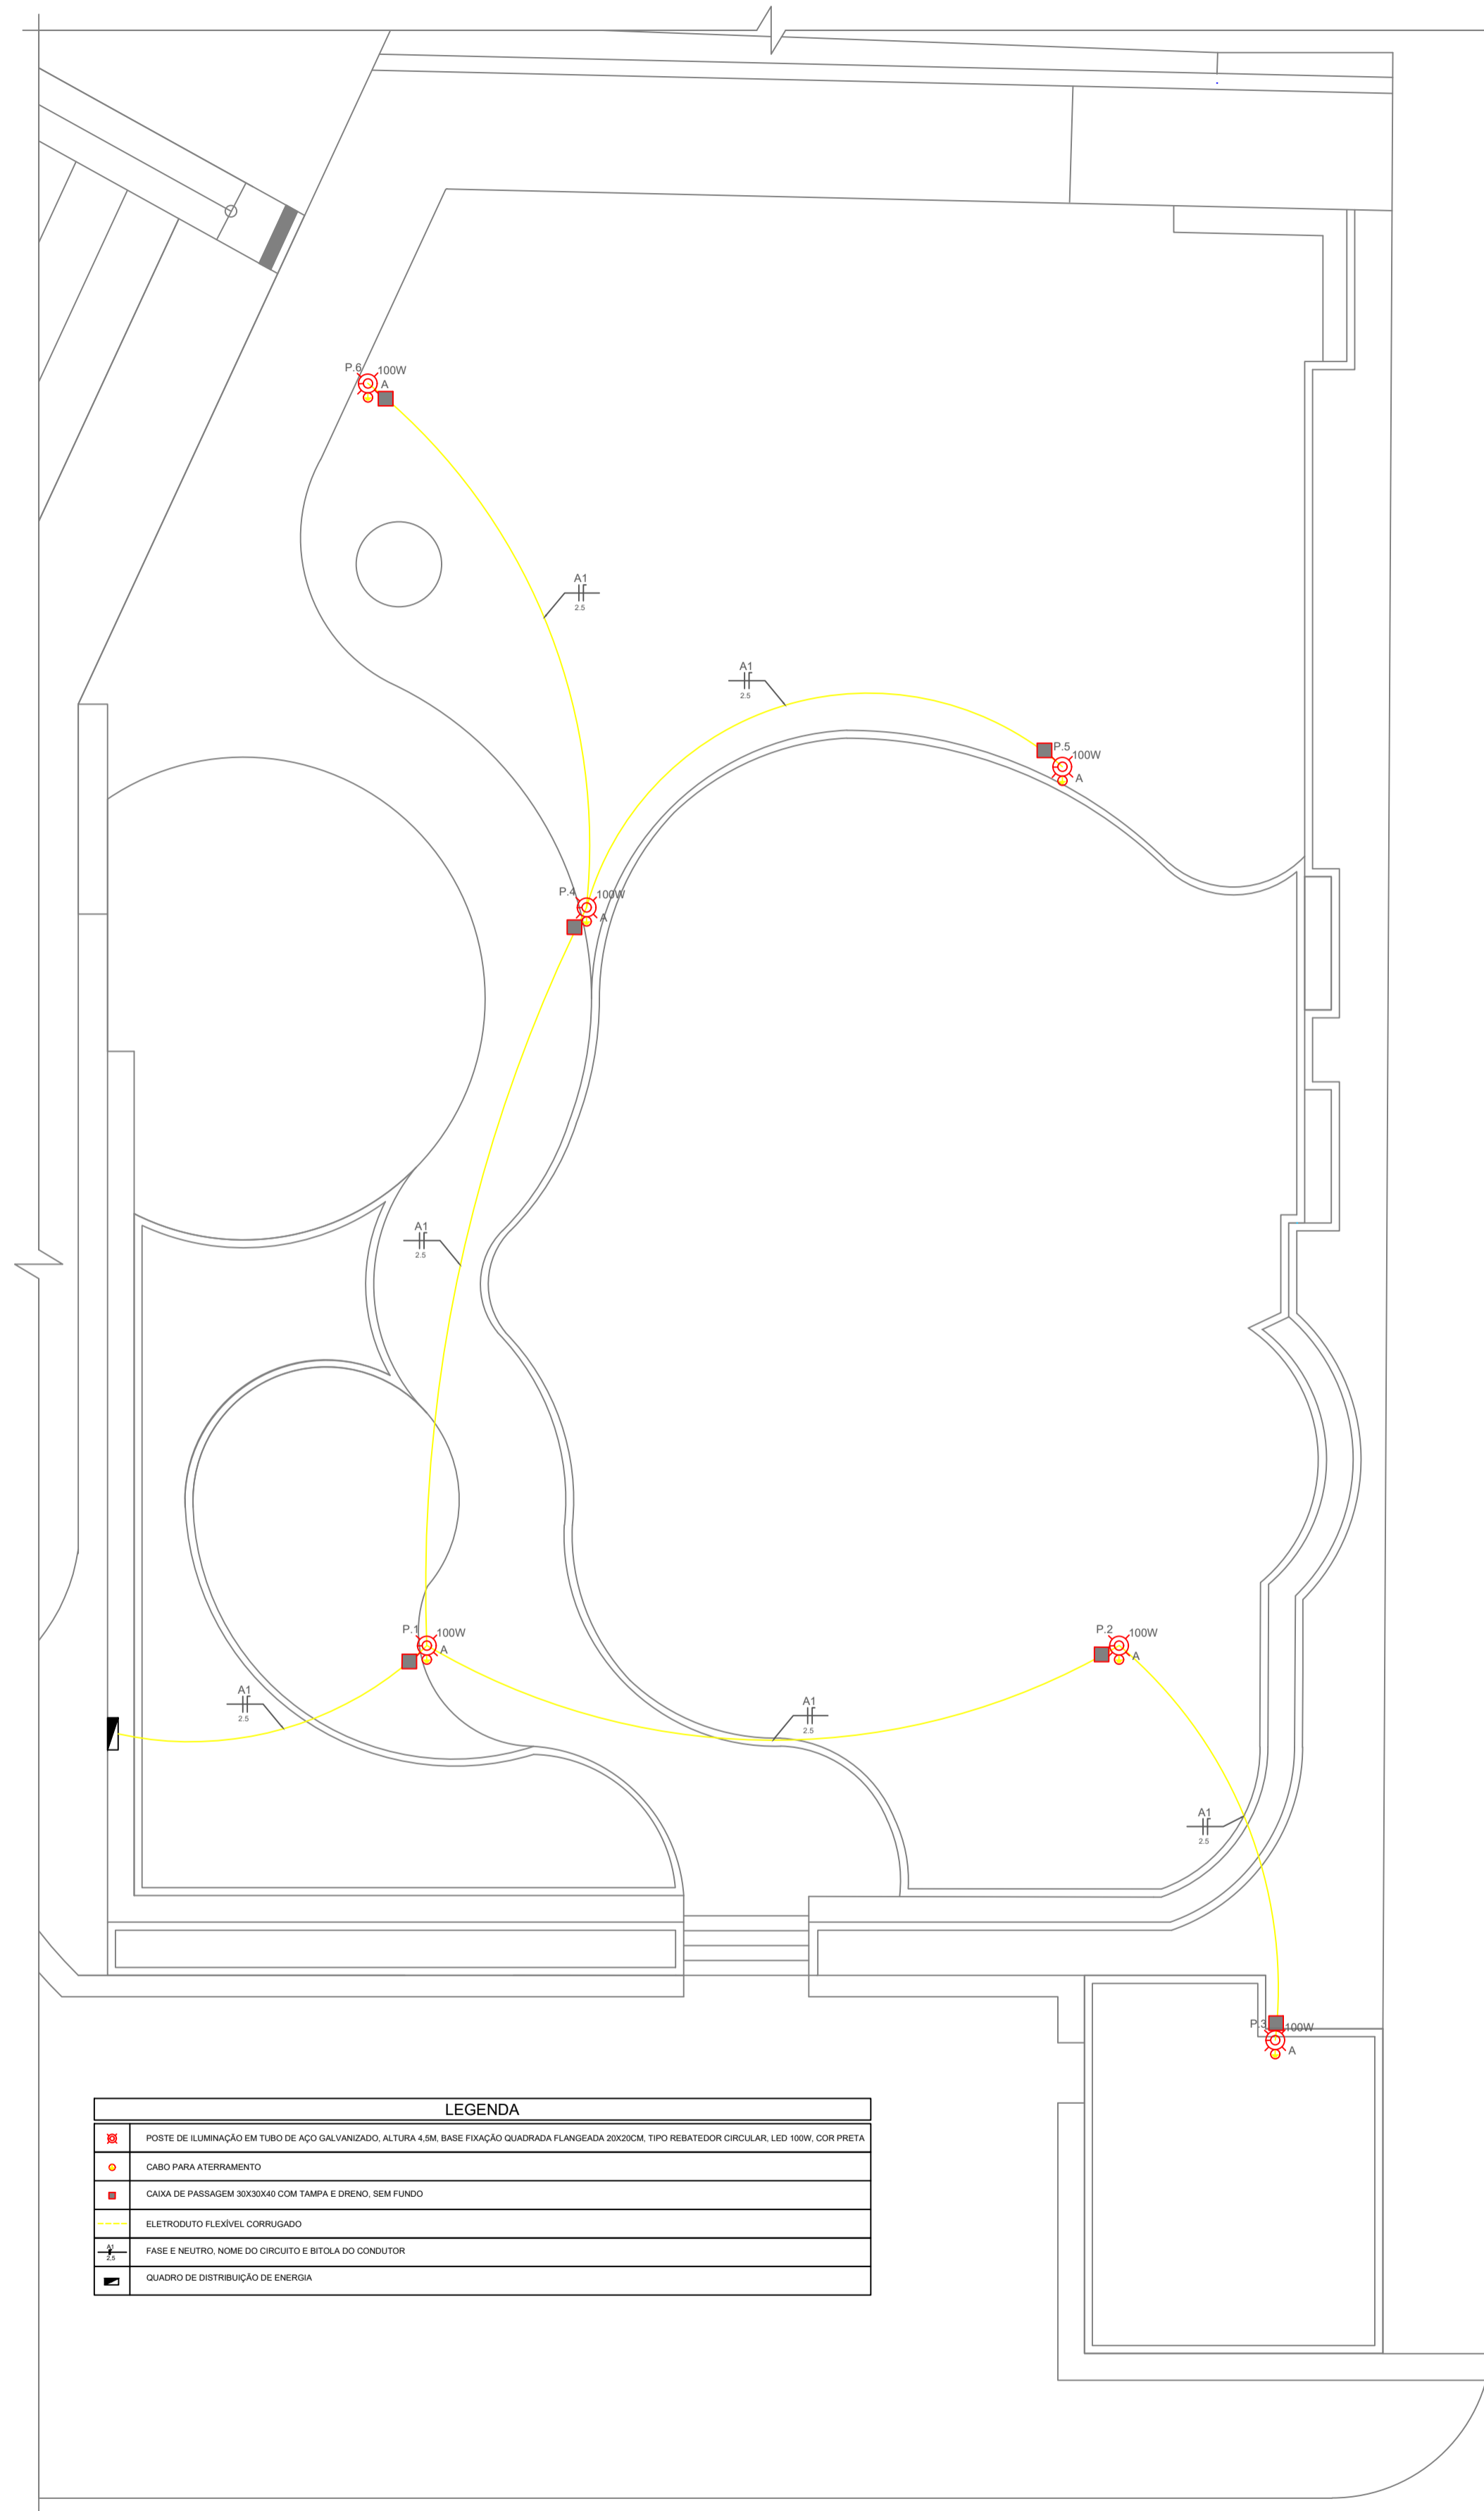


LEGENDA	
	POSTE DE ILUMINAÇÃO EM TUBO DE AÇO GALVANIZADO, ALTURA 4,5M, BASE FIXAÇÃO QUADRADA FLANGIADA 20X20CM, TIPO REBATADOR CIRCULAR, LED 100W, COR PRETA
	CABO PARA ATERRAMENTO
	CAIXA DE PASSAGEM 30X30X40 COM TAMPAS E DRENO, SEM FLUNDO
	ELETRODUTO FLEXÍVEL CORRUGADO
	FASE E NEUTRO, NOME DO CIRCUITO E BOTÃO DO CONDUITOR
	QUADRO DE DISTRIBUIÇÃO DE ENERGIA

02 Planta - Projeto de Iluminação
ESCALA: 1/100


QUADRO DE CARGAS											
QD1											
CIRC.	DESCRIÇÃO	ILUMINAÇÃO	100W	100V	100V	100V	100V	100V	100V	100V	OBSERVAÇÕES
1	CIRCUITO 01 (A1)	6	600	600	100	1	2,73	1	20	2,5	R
TOTAL		600W	600	600	100	1	2,73	1	20	2,5	R
QUEDA DE TENSÃO MÁXIMA ADMITIDA (NBR 5410) = 4%											
POTÊNCIA DEMANDADA (100%) = 600W											

03 Quadro de cargas
ESCALA: S/ Escala

DETALHAMENTO DOS POSTES DE ILUMINAÇÃO E FIXAÇÃO DA BASE NAS SAPATAS

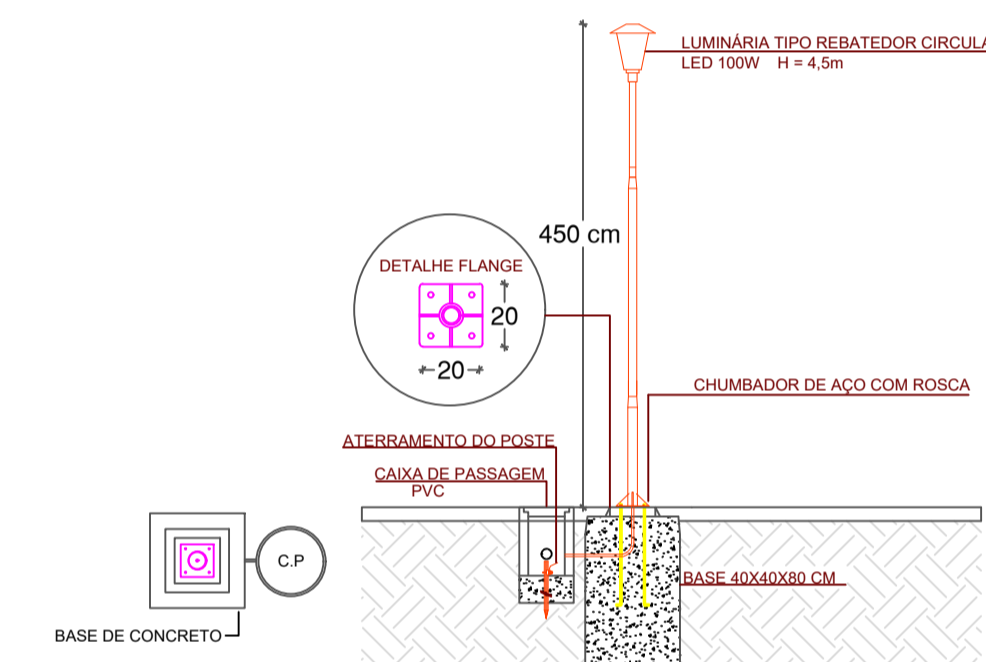

DETALHAMENTO DAS SAPATAS PARA FIXAÇÃO DOS POSTES

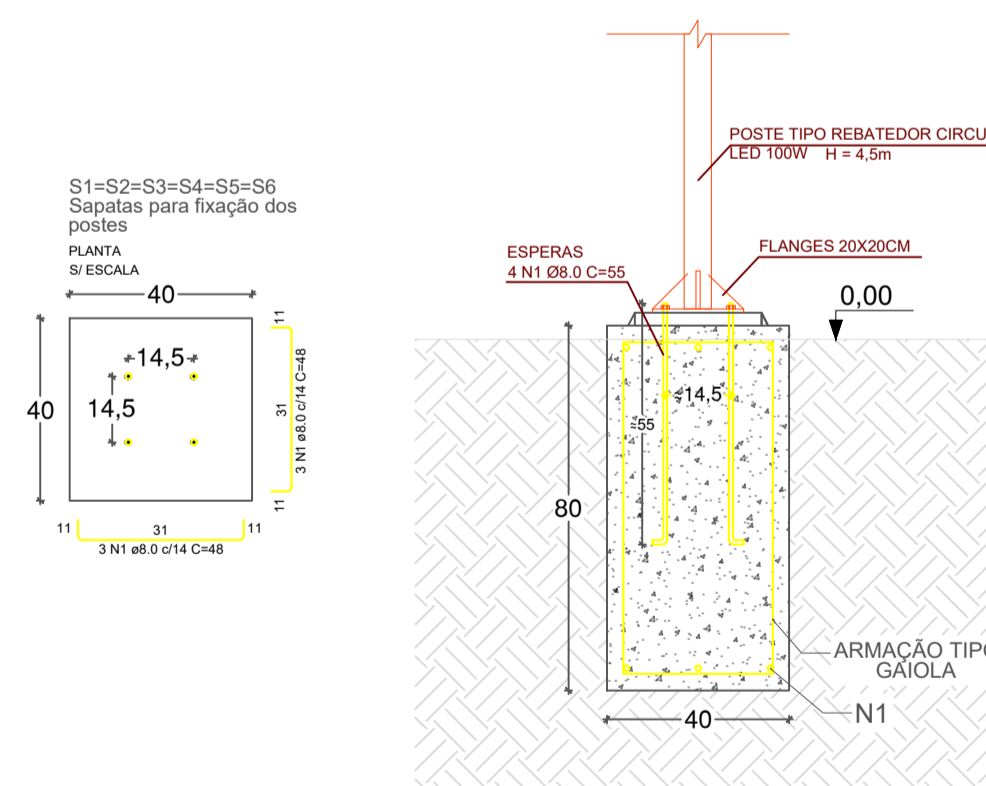

04 Detalhamentos
ESCALA: S/ Escala

ADMINISTRAÇÃO MUNICIPAL Prefeitura Municipal de Aratiba/RS		ELE. 01/01	
		DATA Setembro/2023	ENDEREÇO Praça Jacob Granzotto centro de Aratiba - RS
DESENHO Ronei	PROPRIETÁRIO _____ PROPRIETÁRIO	RESP. TÉCNICO _____ RESP. TÉCNICO	ESCALA INDICADA
NÃO É PERMITIDA QUALQUER ALTERAÇÃO DE PROJETO SEM AUTORIZAÇÃO DO RESPONSÁVEL TÉCNICO - LEI DOS DIREITOS AUTORAIS Nº 9.610/98			